
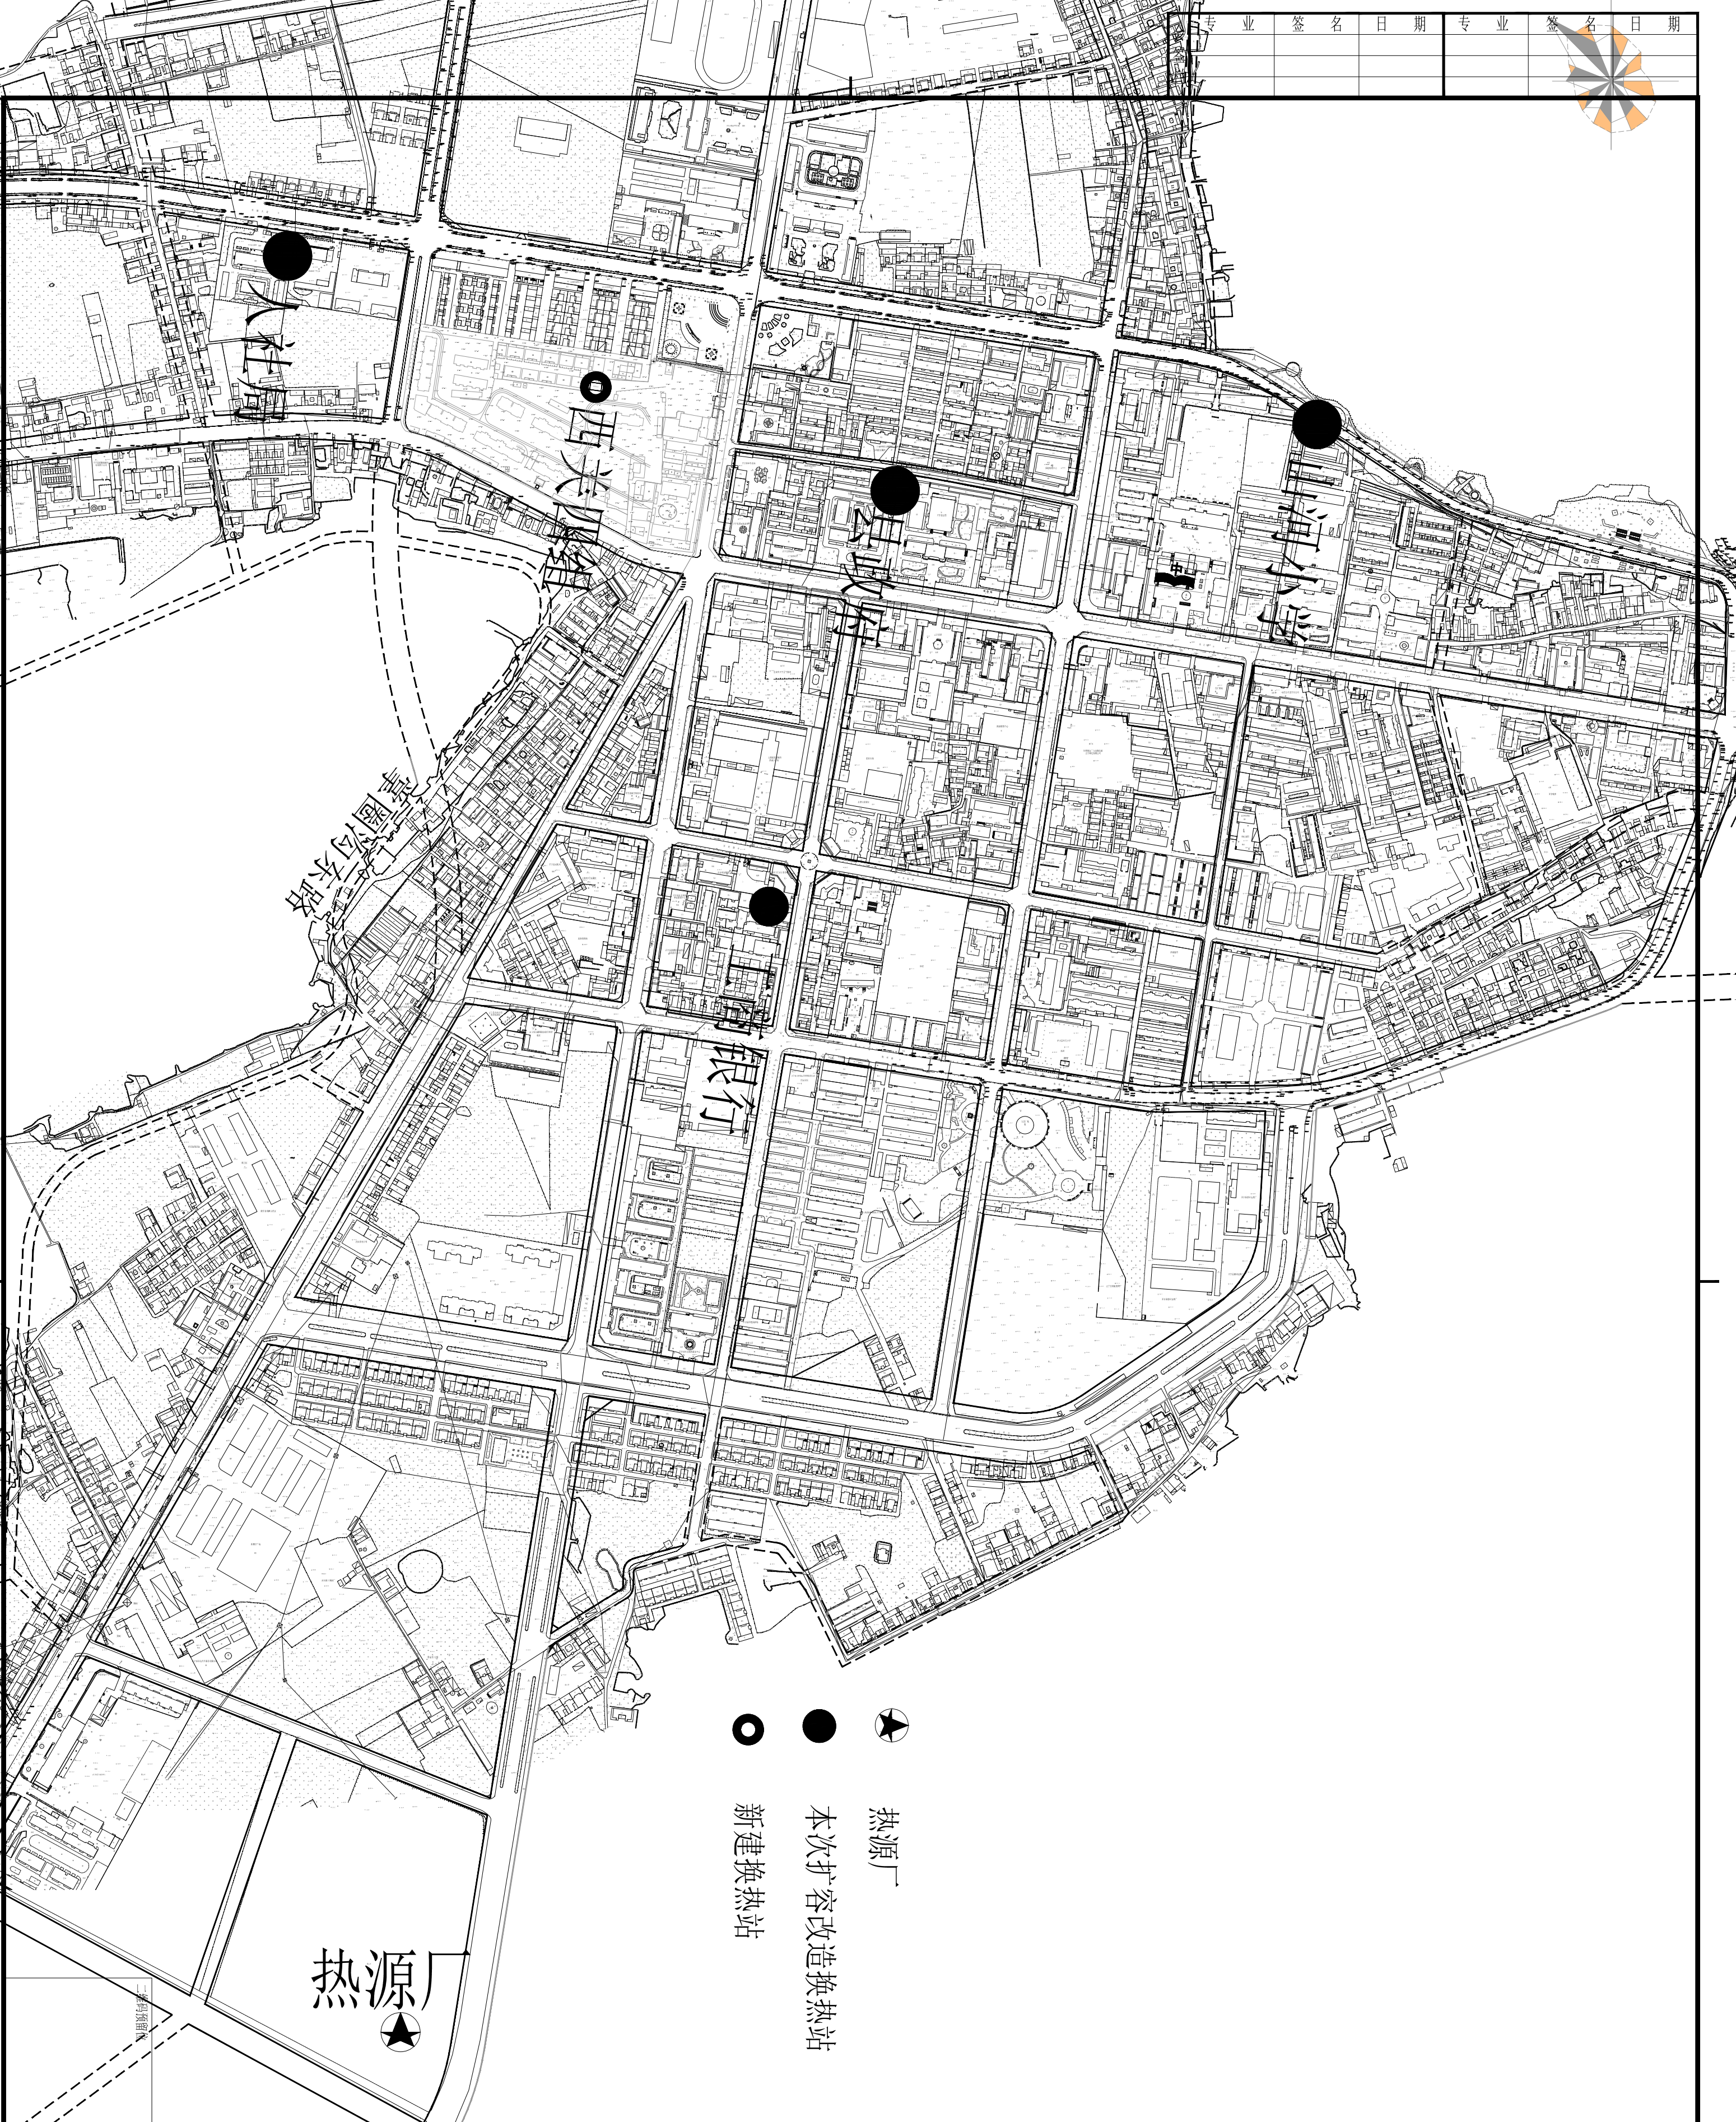


专业	签名	日期	专业	签名	日期

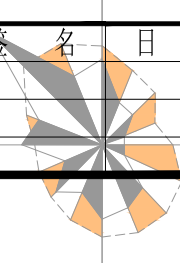

- 热电厂
- 本次扩容改造换热站
- 新建换热站

实名打印栏	签署栏
项目负责人	
专业负责人	
设计人	
项目负责人注册章	
审图章	
竣工章	
专业负责人注册章	
设计证书等级编号 A162001205 电子图纸须加盖审图章、出图章 否则一律无效	
甘肃省建筑设计研究院有限公司 中国 兰州 静宁路 81 号 730030 P.R.C Tel: 0931-4653595 Fax: 0931-4653593	
审定 毛明强	审核 余大保
公司审核	分图审核
院 (所) 审核	校对
审核人	审核人
建设单位 CLIENT 正宁县住房和城乡建设局	
项目名称 PROJECT 正宁县城镇污水改造集中供热工程 (一期)	
子项目名称 SUBPROJECT	
图名 PROJECT DESIGN TITLE 换热站分布总平面图	
工程编号 2023-104	阶段 方案
比例 1:500	专业 热力
日期 2023.5.8	图号